

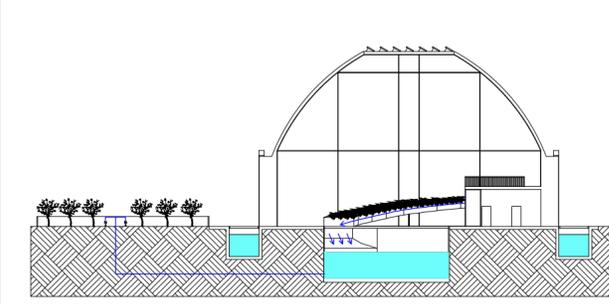
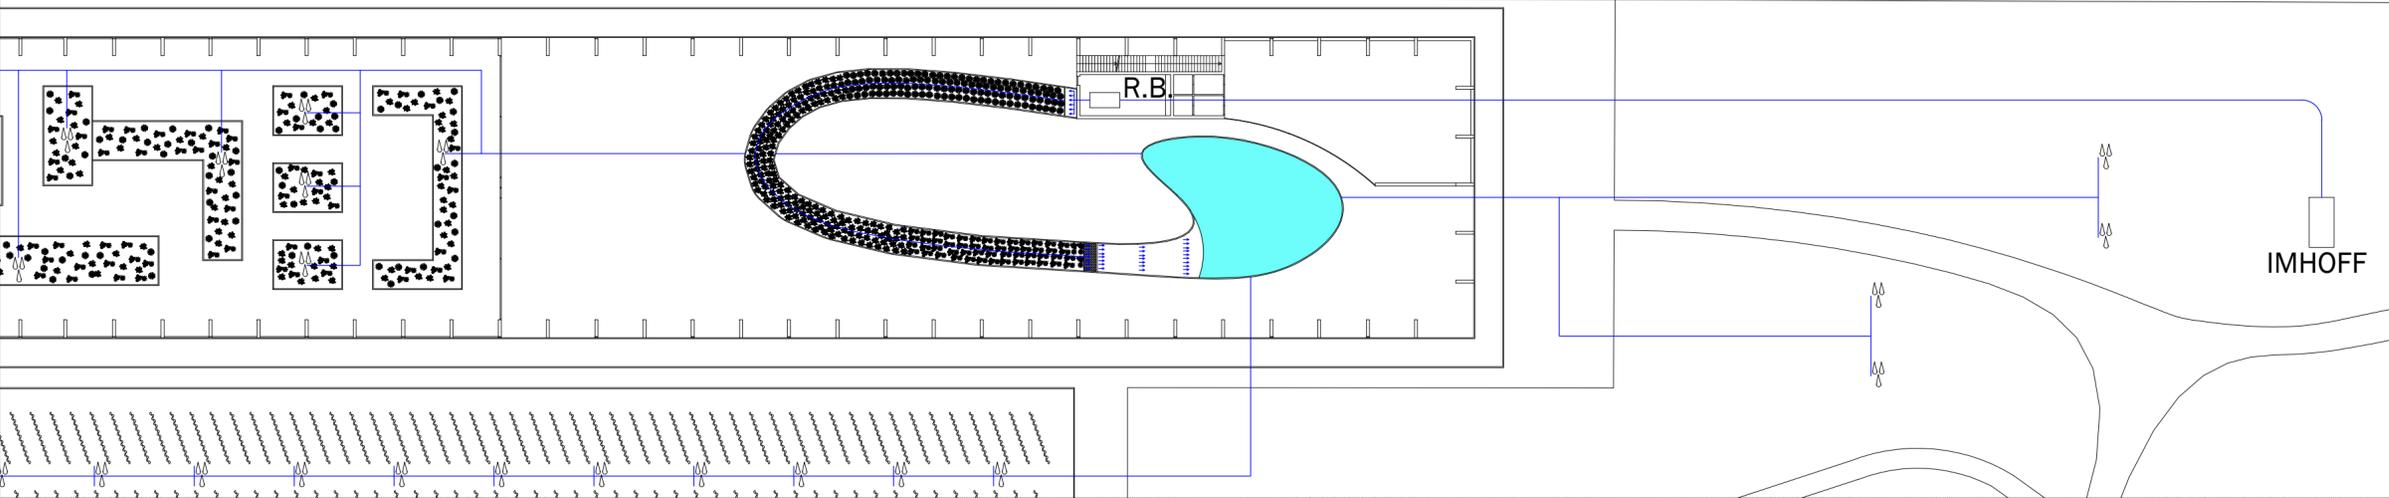
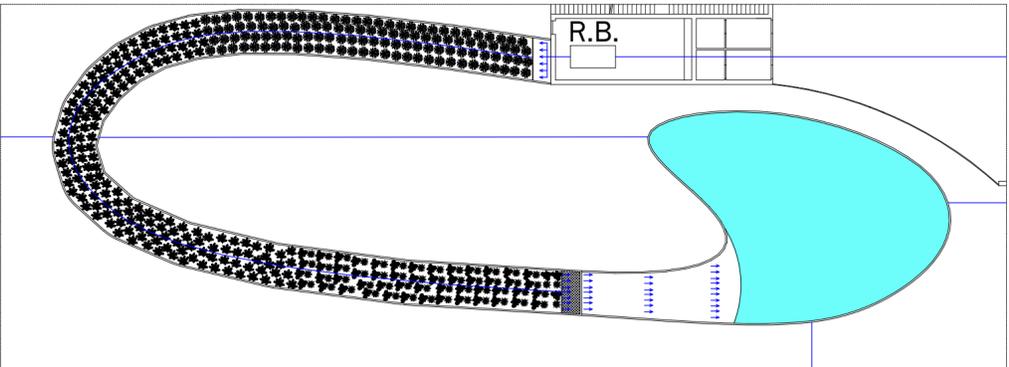
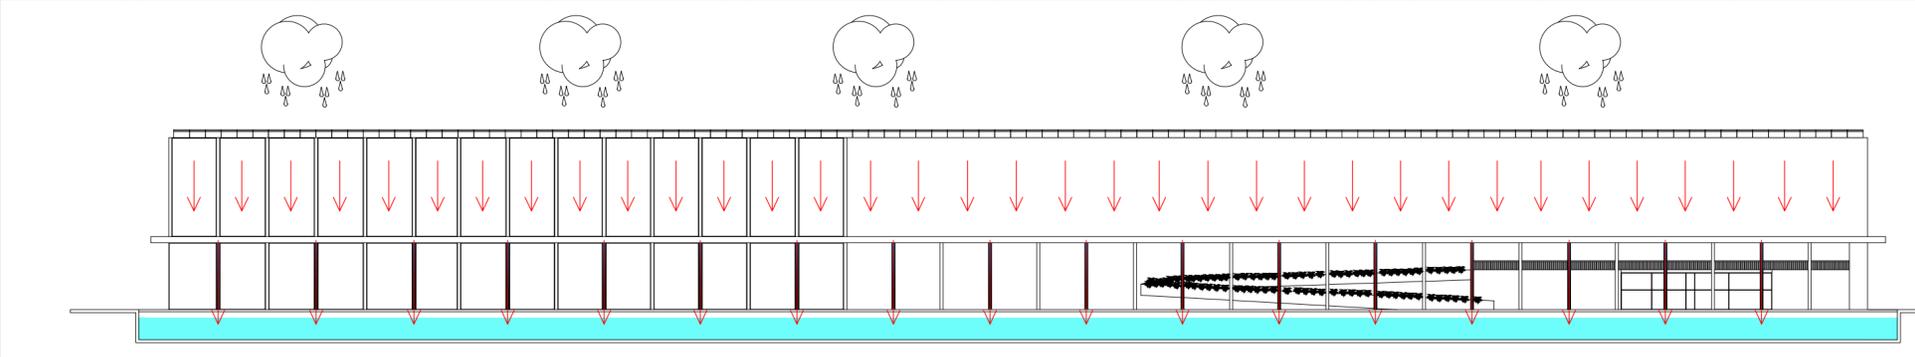


PERCORSO ACQUE NERE

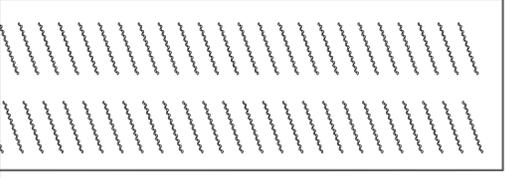

PERCORSO ACQUE BIANCHE

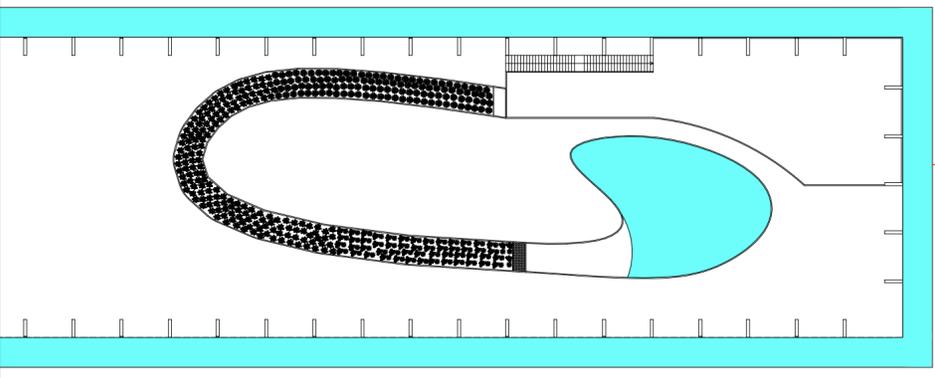

IMPIANTO DI FITODEPURAZIONE SCHEMA

IL RECUPERO DELLE ACQUE

Le acque nere, opportunamente depurate dall'impianto a biodischi e fitodepurazione, verranno reimpiagate nell'irrigazione delle specie vegetali del giardino botanico, dell'ecologia urbana(orti urbani condivisi) e le aree di verde pubblico.

Le acque bianche serviranno i locali di lavanderia previsti sotto l'edificio residenziale denominato "Mosaico".

LEGENDA

- Sistema idrico acque bianche →
- sistema idrico acque nere →
- rotore biologico R.B.
- lavatrici LAV.

TAVOLA 4

Pianta piano primo  
Pianta copertura  
Sezione longitudinale  
scala 1:200

RECUPERO DI ACQUE METEORICHE E REFLUE IN AMBITO URBANO

"DARSENA" DI CITTA'

STUDENTI  
ELIANA BARRA  
GIACOMO BERNARDI  
MARCO CATTERIN